


Принципиальная схема устройства слаботочного щита

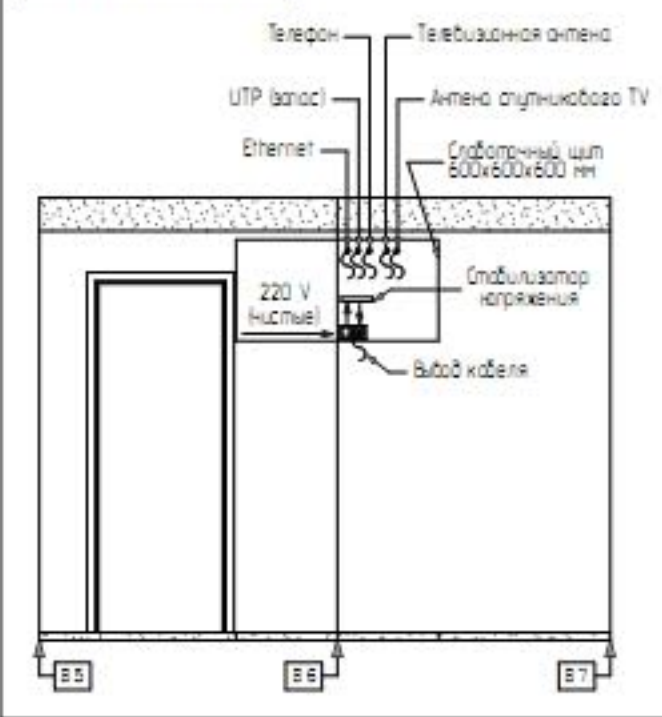

Условные обозначения:

- ⊖ — Электророзетка с заземлением
- ☎ — Розетка телефонная
- 📺 — Розетка телевизионной и спутниковой антенн
- 🌐 — Розетка локальной сети интернет
- 🔊 — Розетка аудиосистем
- ⚡ — Эл. вывод
- 📶 — Запас UTP (кабель запаса UTP вывести в подрозетник и оставить свободный конец 300 мм)
- 📺 — Запас TV
- ⊖ — Электророзетка "чистая"
- 🔊 — Розетка линейный аудио саббуфер

Примечание:

1. Все розетки, кроме отдельно отмеченных, размещать на высоте 200 мм от уровня пола.
2. План ЭИИ смотреть вместе с развертками по стенам.
3. Разводку электропроводки выполнять соответственно электропроект по силовой и слаботочной сетям.
4. Все телефонные розетки RJ 45

Разработал		Дизайн-проект интерьера квартиры г Москва,	Стадия	Лист	Листов
Проверил			П		
Заказчик	Частное лицо	Схема размещения ЭИИ	<b>Дизайн Квадрат</b>		
		М 150			